


RZUT PIWNIC

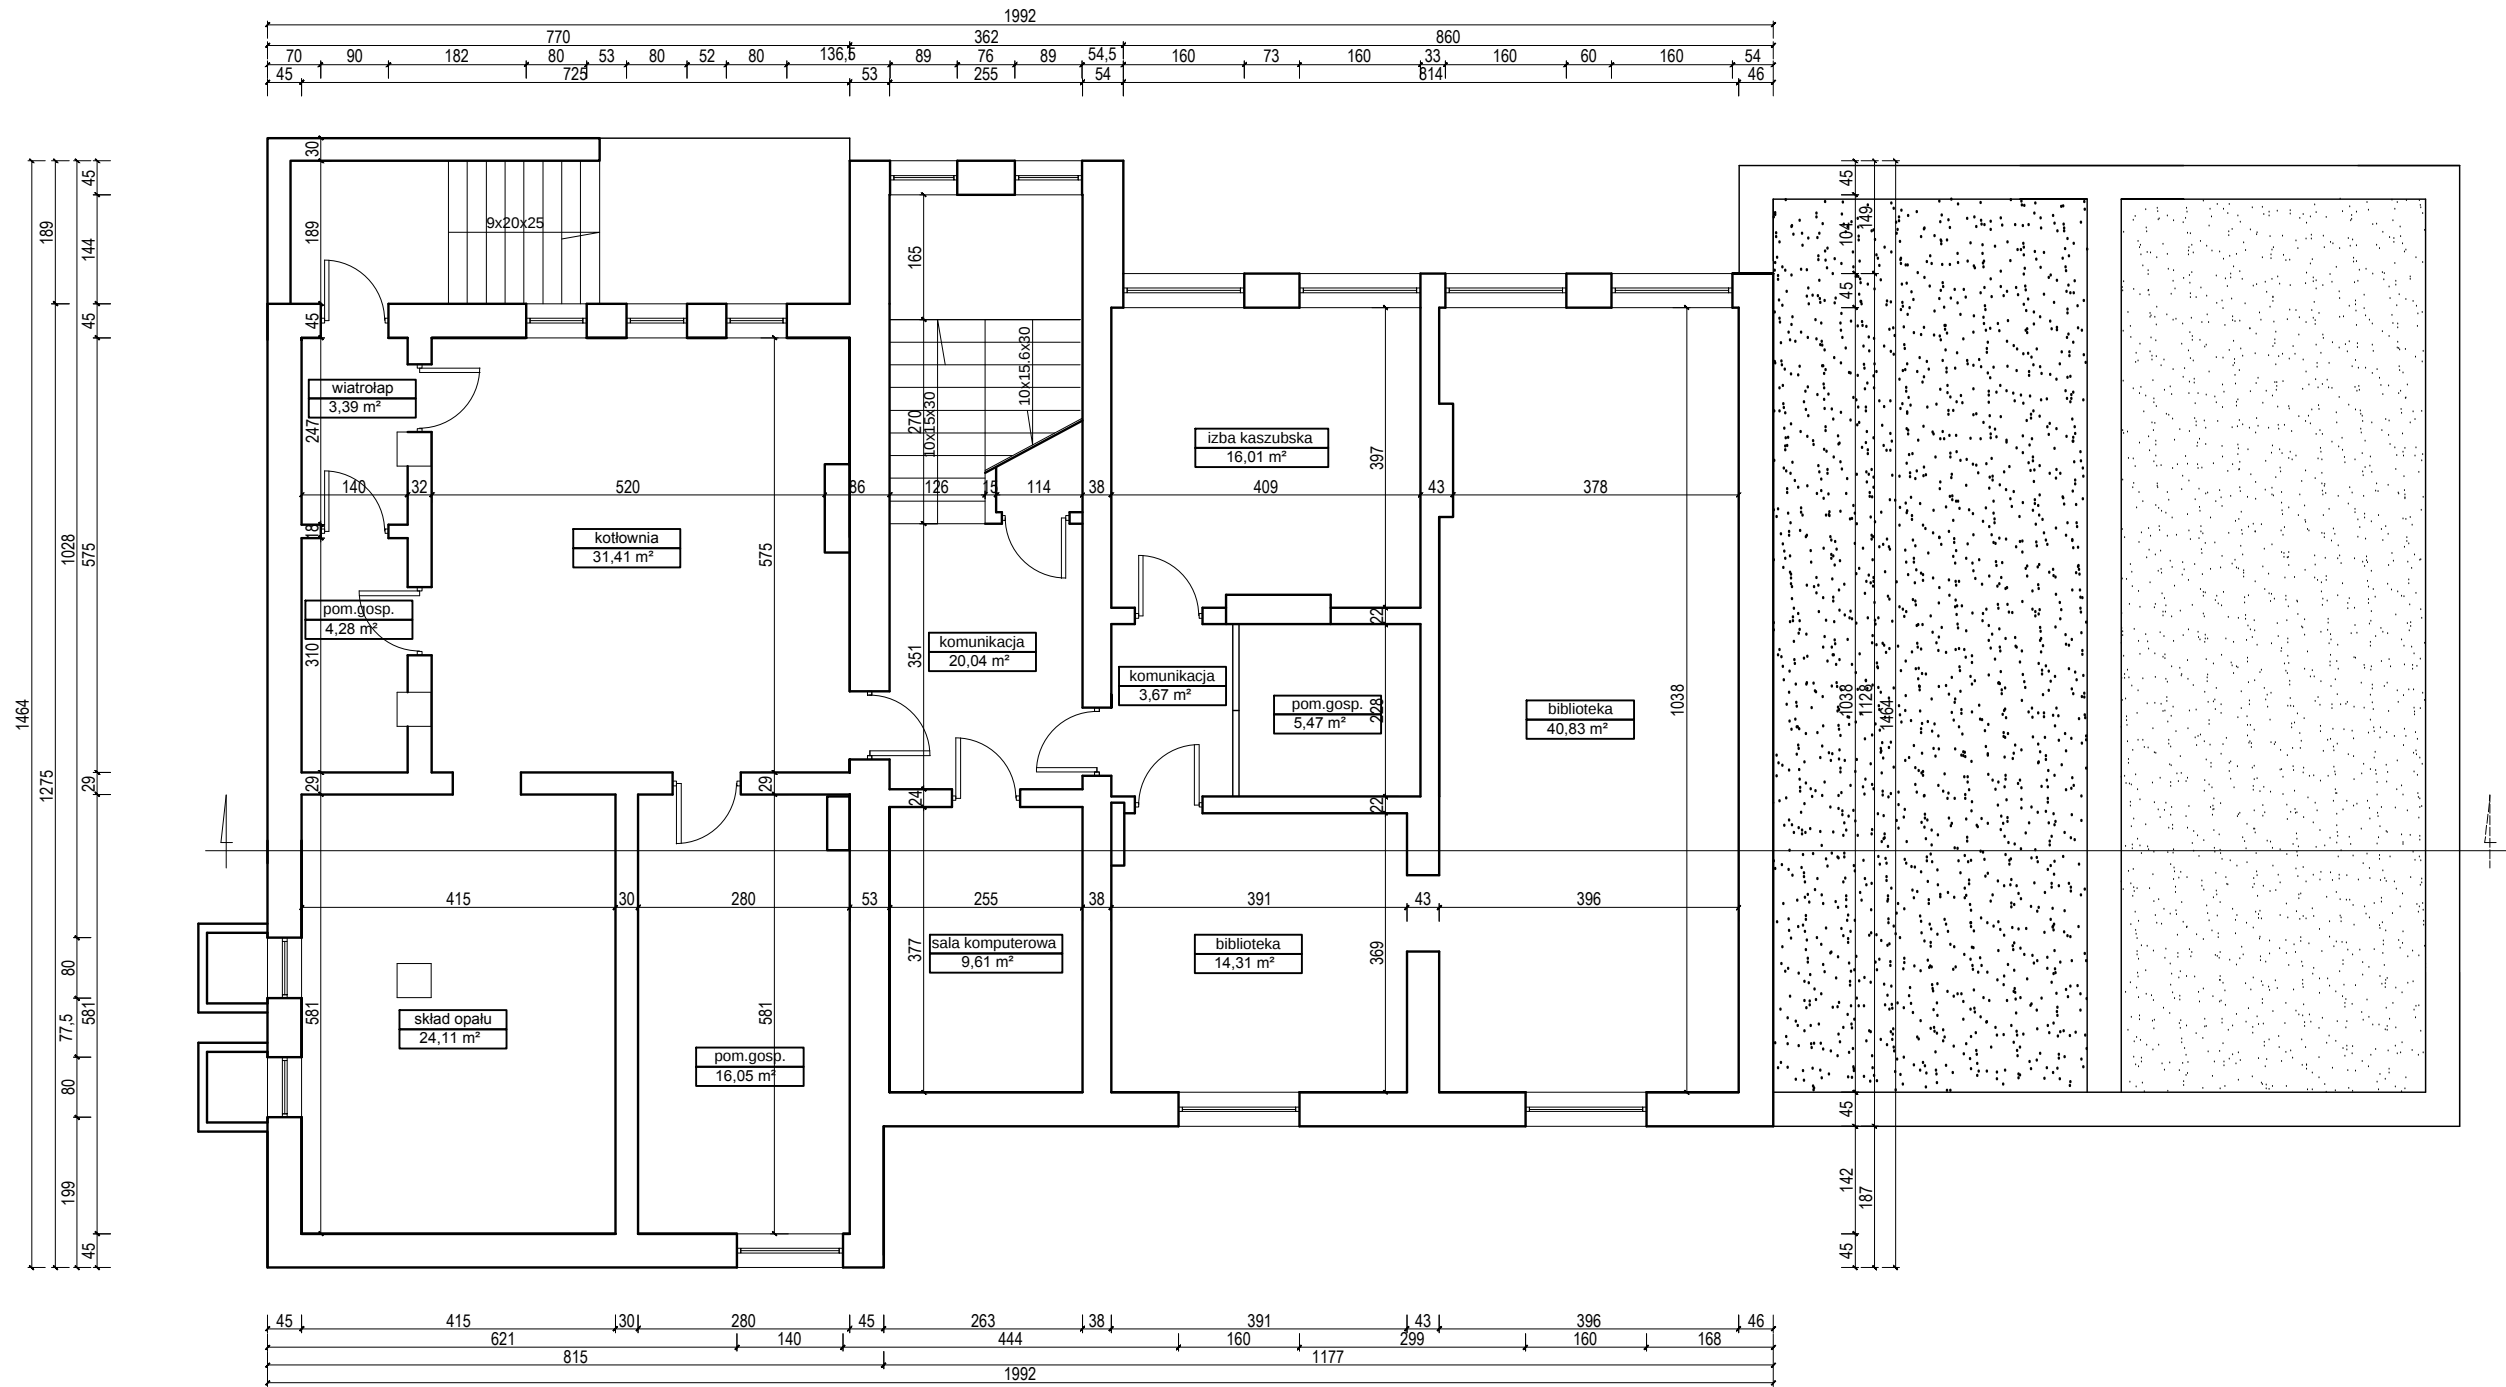

		INWENTARYZACJA BUDYNKU OCHOTNICZEJ STRAŻY POŻARNEJ Z GMINNYM OŚRODKIEM KULTURY W SOMONINIE	WRZESIEŃ 201
INWESTOR	Urząd Gminy Somonino		SKALA 1:100
LOKALIZACJA	działka nr 286/1, SOMONINO		
TYTUŁ RYS.	RZUT PIWNIC		RYS.NR 1
PROJEKTANT:	mgr inż. Joanna Wesolowicz-Knop upr. bud. POM/0092/POOK/06		
OPRACOWANIE:	inż. Małgorzata Kuchta		