


RZUT PIĘTRA

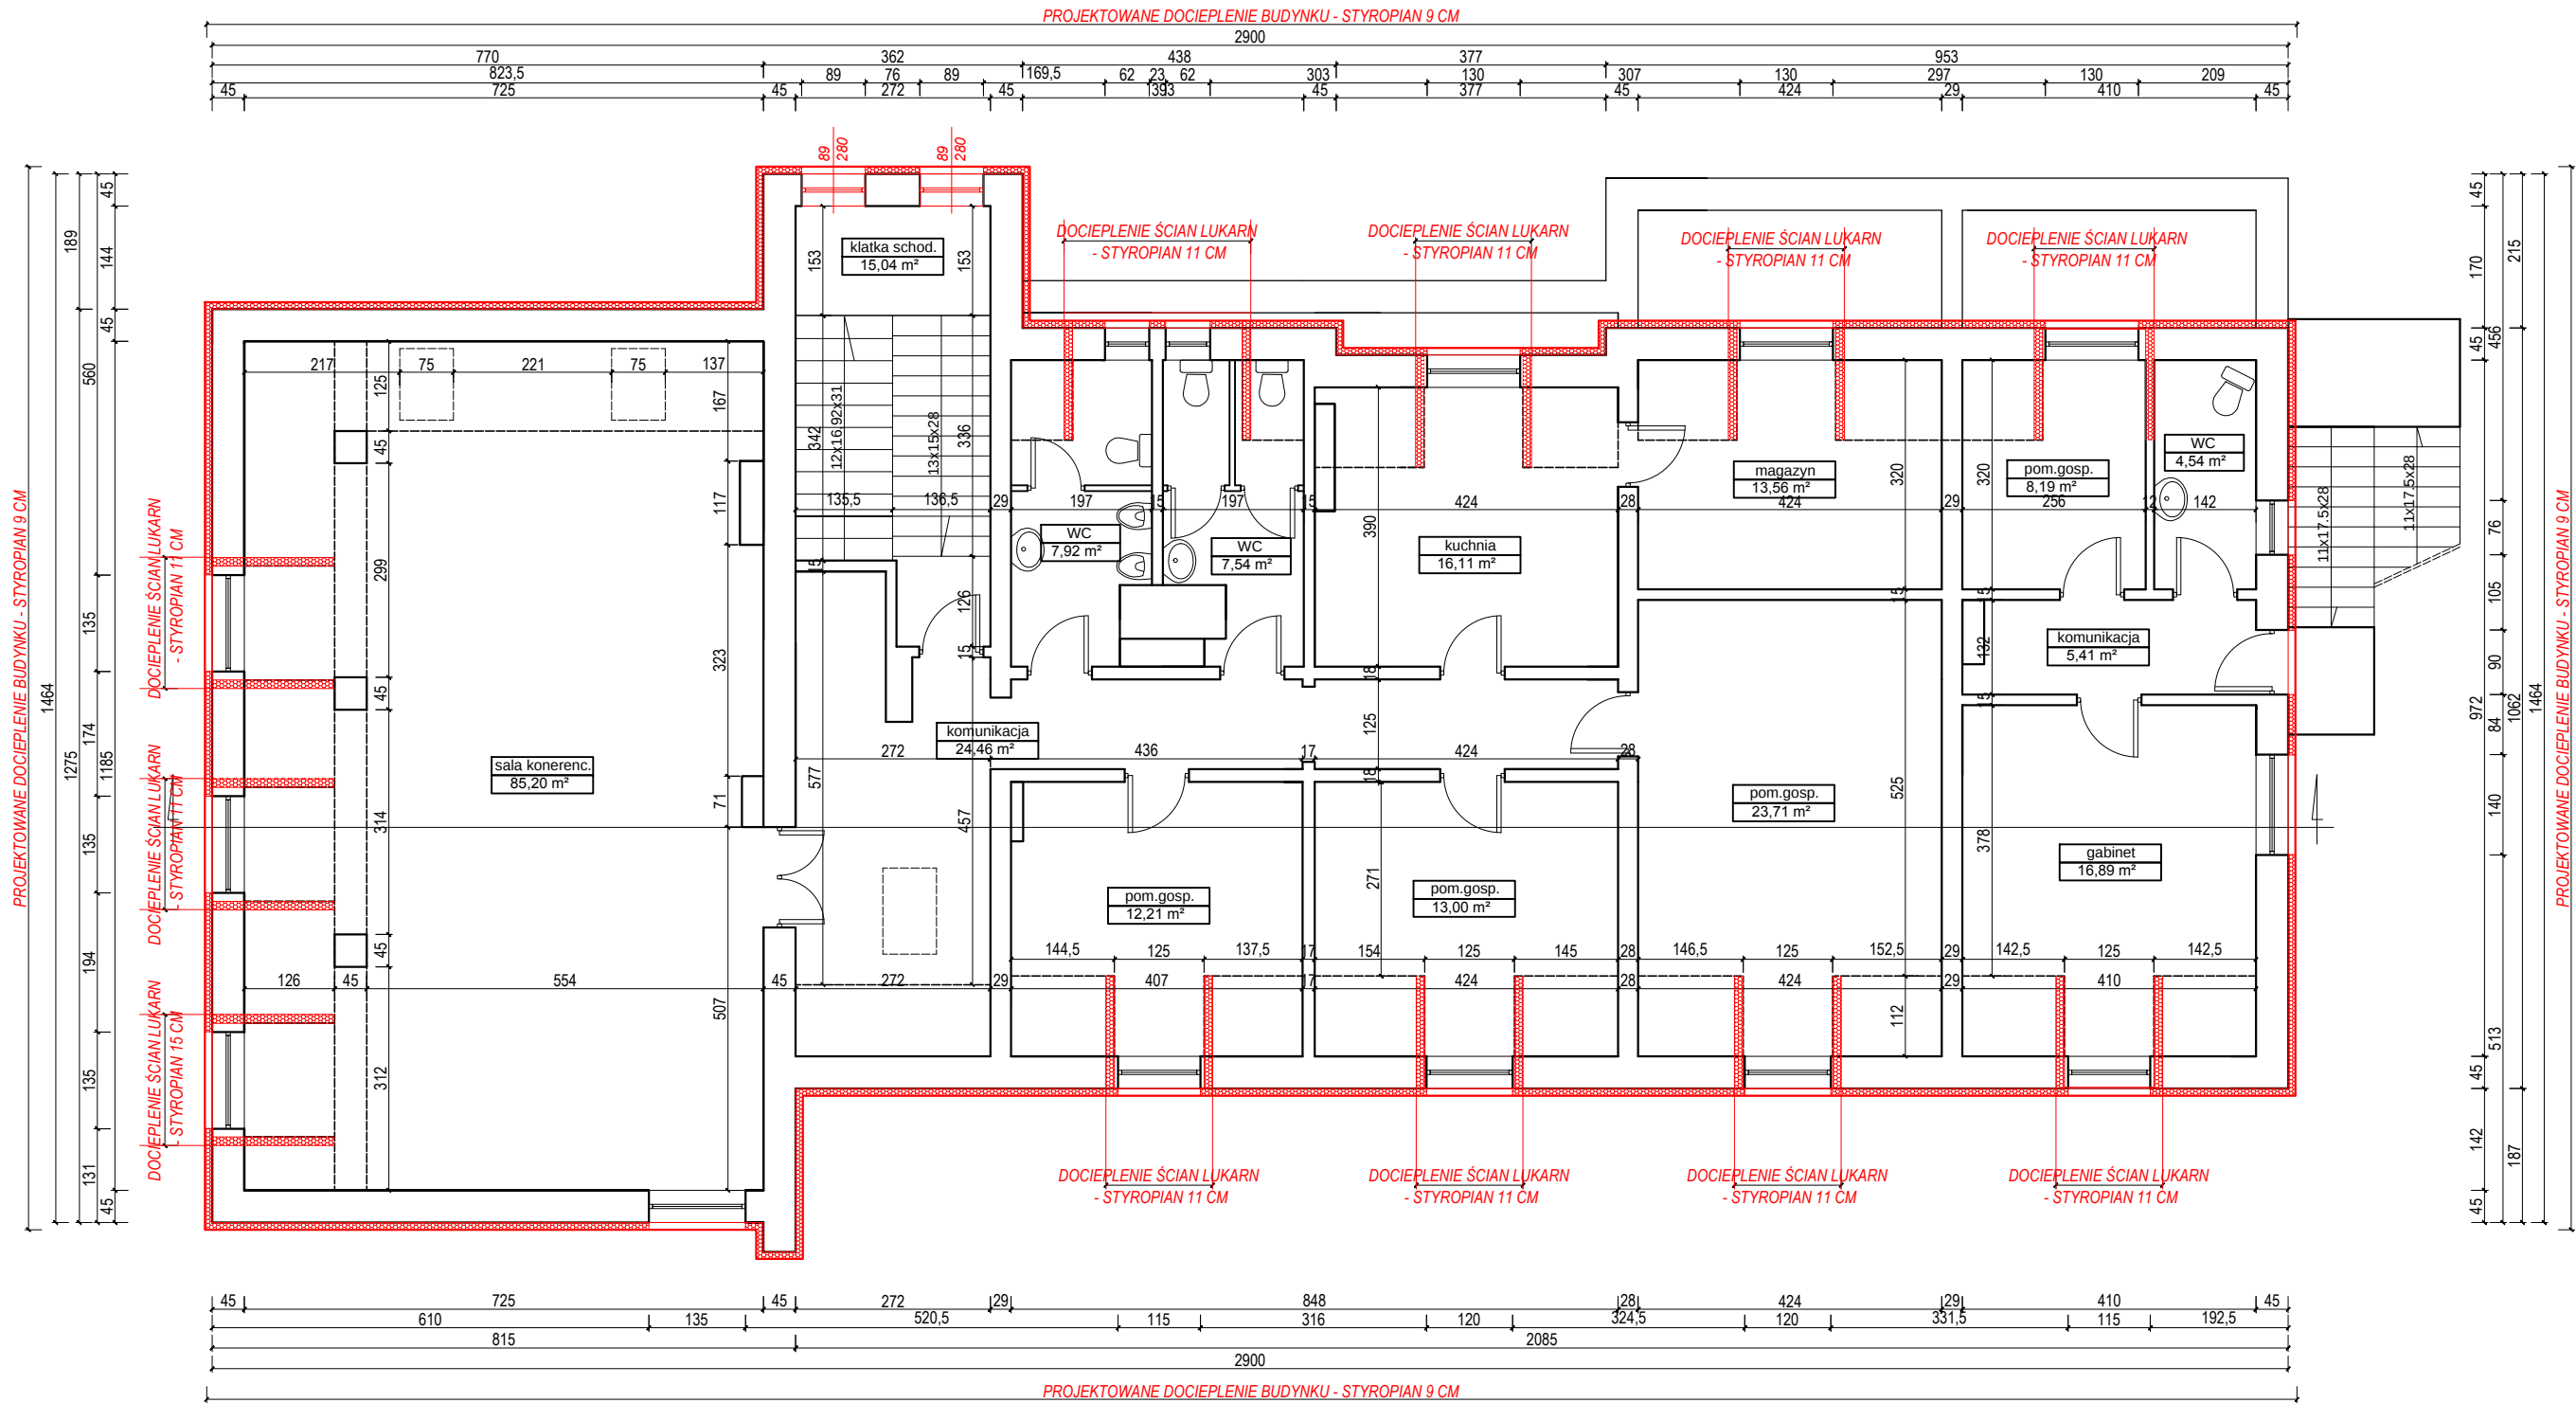

- istniejące elementy budynku
- okna przeznaczone do wymiany - PCV 2 szybowe, 5-6 komorowe $u=0,9W/m^2K$
- projektowane docieplenie budynku - styropian $0,038W/m^2K$

TERMOMODERNIZACJA BUDYNKU OCHOTNICZEJ STRAŻY POŻARNEJ Z GMINNYM OŚRODKIEM KULTURY W SOMONINIE		WRZESIEŃ 2
INWESTOR	Urząd Gminy Somonino	SKALA 1:100
LOKALIZACJA	działka nr 286/1, SOMONINO	
TYTUŁ RYS.	RZUT PODDASZA	RYS.NR 1
PROJEKTANT:	mgr inż. Joanna Wesółowicz-Knop upr. bud. POM/0092/POOK/06	
OPRACOWANIE:	inż. Małgorzata Kuchta	