




Lokalizacja komór przewiertowych

STAROSTA SANDOMIŃSKI
w. 1. etapu
WYDZIAŁ BUDOWNICTWA
83-300 Kartuszy, ul. 11-go Listopada 7

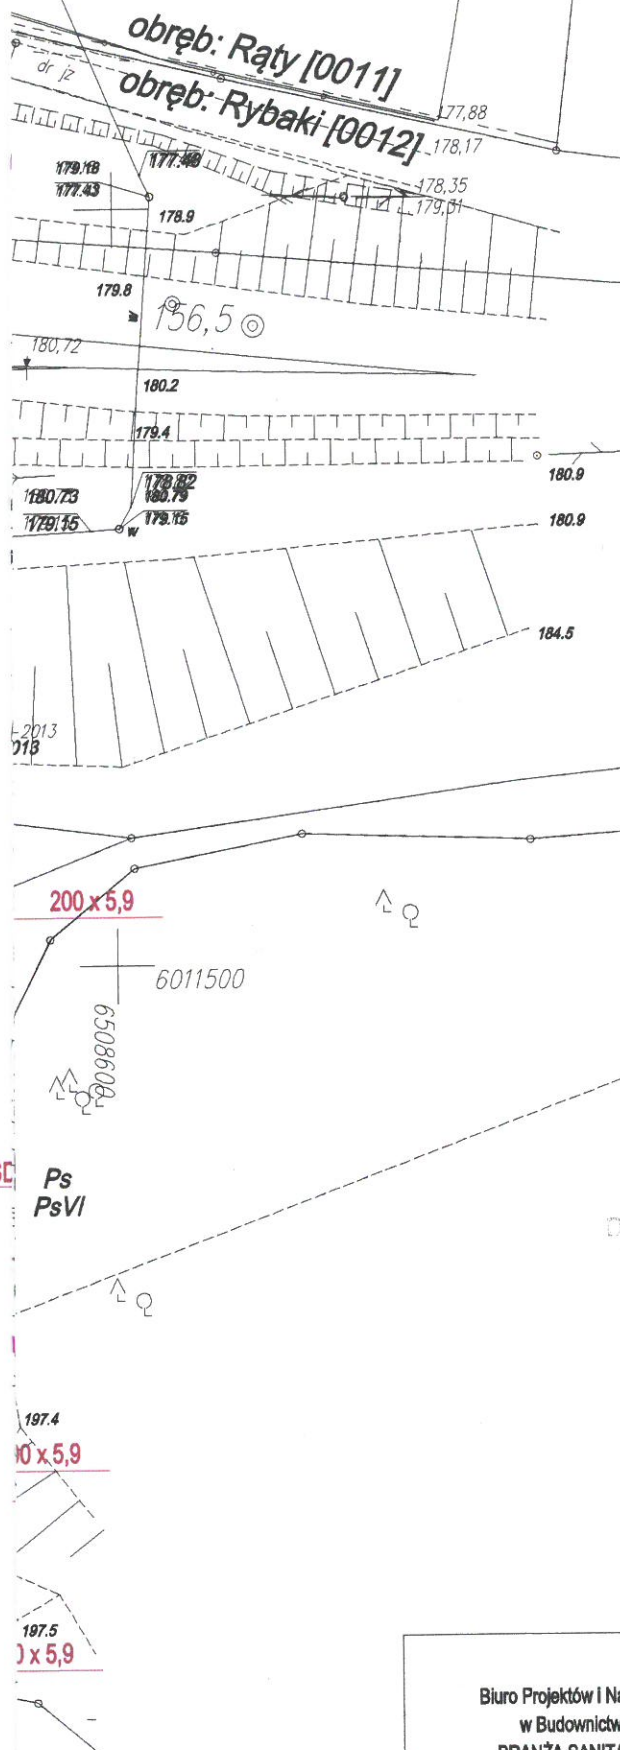

PVC-U, S

Ps
PsVI

PKP Energetyka S.A.
Odcinek w Warszawie -
Dystrybucja Energii Elektrycznej
Północny Rejon Dystrybucji
ul. Dworcowa 5 14-200 Ilawa

Uzgodniono pismem
nr 6032.263-13/12
data 2017-06-09

Biuo Projektów i Nadzorów
w Budownictwie
BRANŻA SANITARNA
mgr inż. Roman Lesiak

83-324 Brodnica Góra Sznurki 114C
kom: 695-401-525

Projekt budowy sieci kanalizacji sanitarnej grawitacyjnej
i łącznej wraz z przepompownią ścieków oraz przyłączem
wodociągowym na terenie dz. nr 208, 213, 237/5, 237/4, 237/3,
212/25, 237/2, 237/7 obr. Szymbark, gm. Stężyca,
dz. nr 230, 187, 283/6 obr. Rąty, dz. nr 13, 11, 8, 254, 12,
16/22, 15, 16/18, 20/5, 21, 22, 25, 38, 27, 28, 58/2
obr. Rybaki, gm. Sominino

Inwestor:
Gmina Sominino
ul. Ceynowy 21
83-314 Sominino

Projekt zagospodarowania terenu

Data: 2017	Skala: 1:500	Rys. nr 1
Projektował: mgr inż. Marcin Lesiak nr upr. POM/0054/PBS/16		
Sprawdził: mgr inż. Roman Lesiak nr upr. 3580/GD/08		