


Teren obszaru kolejowego
 Lokalizacja komór przewiertowych

STAROSTWO POWIATOWE
 w Kartuzach
 WYDZIAŁ BUDOWNICTWA
 83-300 Kartuzy, ul. 11-go Listopada 7

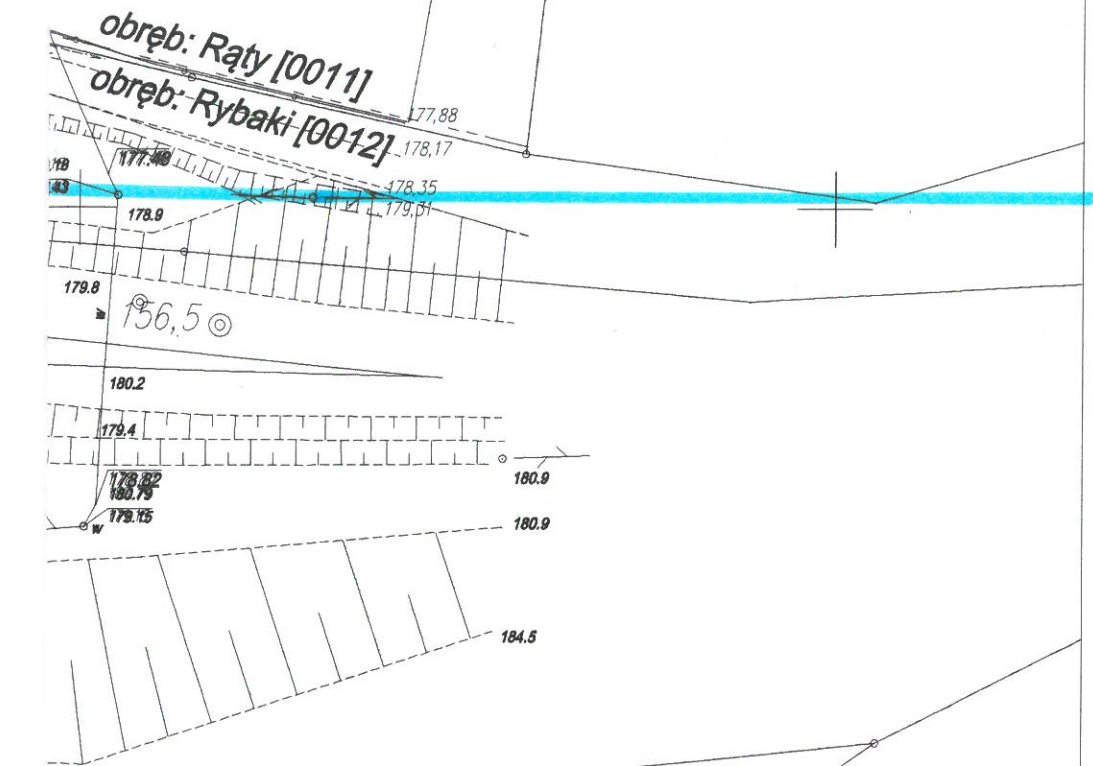

x5,9
 6011500
 6508600
 PKP Utrzymanie spółka z o.o.
 ul. Targowa 74, 03-734 Warszawa
 NIP 113-28-75-351, REGON: 147190587
 KRS: 0000504917
 Uzgodniono 2.1. CZE 2017

STANOWISKO DS.
 Uzgadniania Dokumentacji
Waldemar Cielecy

DYREKTOR REGIONU
Grzegorz Bonk

Biuro Projektów i Nadzorów
 w Budownictwie
 BRANŻA SANITARNA
 mgr inż. Roman Lesiak

83-324 Brodnica Górna Sznurki 114C
 kom: 695-401-525

Projekt budowy sieci kanalizacji sanitarnej grawitacyjnej i tłocznej wraz z przepompownią ścieków oraz przyłączem wodociągowym na terenie dz. nr 208, 213, 237/5, 237/4, 237/3, 212/25, 237/2, 237/7 obr. Szymbark, gm. Steżycza, dz. nr 230, 187, 263/6 obr. Rąty, dz. nr 13, 11, 8, 254, 12, 16/22, 15, 16/18, 20/5, 21, 22, 25, 36, 27, 28, 58/2 obr. Rybaki, gm. Sominino

Inwestor:
 Gmina Sominino
 ul. Ceynowy 21
 83-314 Sominino

Projekt zagospodarowania terenu

Data: 2017 Skala: 1:500 Rys. nr 1
 Projektował: mgr inż. Marcin Lesiak
 nr upr. POM/0054/PBS/16
 Sprawdził: mgr inż. Roman Lesiak
 nr upr. 3580/GD/88