


LEGENDA:

- Projektowana kanalizacja sanitarna tłoczna PEHD SDR17 DN90 i DN110
- Projektowana kanalizacja grawitacyjna PCV DN200 i DN250
- Projektowana studnia kanalizacyjna betonowa DN1200 i z PP DN400
- Przepompownia ścieków polimerobetonowa DN 1500
- Przepompownia ścieków polimerobetonowa DN 1500
- Rura osłonowa dwudzielna na kablach
- Projektowana komora przepływomierza DN 1200
- Projektowana studnia kanalizacyjna betonowa DN1200 rozprężna
- Projektowany przewiert lub przecisk w rurowi osłonowej
- Projektowana szafka zasilająca i szafka automatyki przepompowni
- Projektowany słup oświetleniowy
- Projektowane ogrodzenie (siatka na cokole betonowym H = 1,8 m)
- Projektowany teren przepompowni z nawierzchnią z kostki betonowej
- Projektowana brama przesuwna o długości 5 metrów
- Projektowane przyłącze wodociągowe PE DN63
- Projektowany hydrant nadziemny DN80
- Projektowana zasuwa wodociągowa Z50
- Oznaczenie studni i wężła kanalizacyjnego (rzedna terenu, rzedna osi przewodu)
- Projektowane przepusty betonowe DN600

STAROSTA KARTUSKI
Zgodnie z art. 28c ust. 1 i ust. 2 ustawy z dnia 17 maja 1984 r.
- Prawo geodezyjne i kartograficzne (j.t. Dz. U. z 2016 r. poz. 1523)
informuję, że dokumentacja projektowa
zarejestrowana pod numerem sprawy G.6630 130P.2017
przedmiotem narady koordynacyjnej przeprowadzonej w dniu 30.08.2017
w siedzibie Starostwa Powiatowego w Kartuzach
przy pomocy środków komunikacji elektronicznej
Przewodniczący narady koordynacyjnej
z up. STAROSTY
Karolina Burandt-Narczeńska
Kierownik Referatu Uzgodniania
Dokumentacji Projektowej

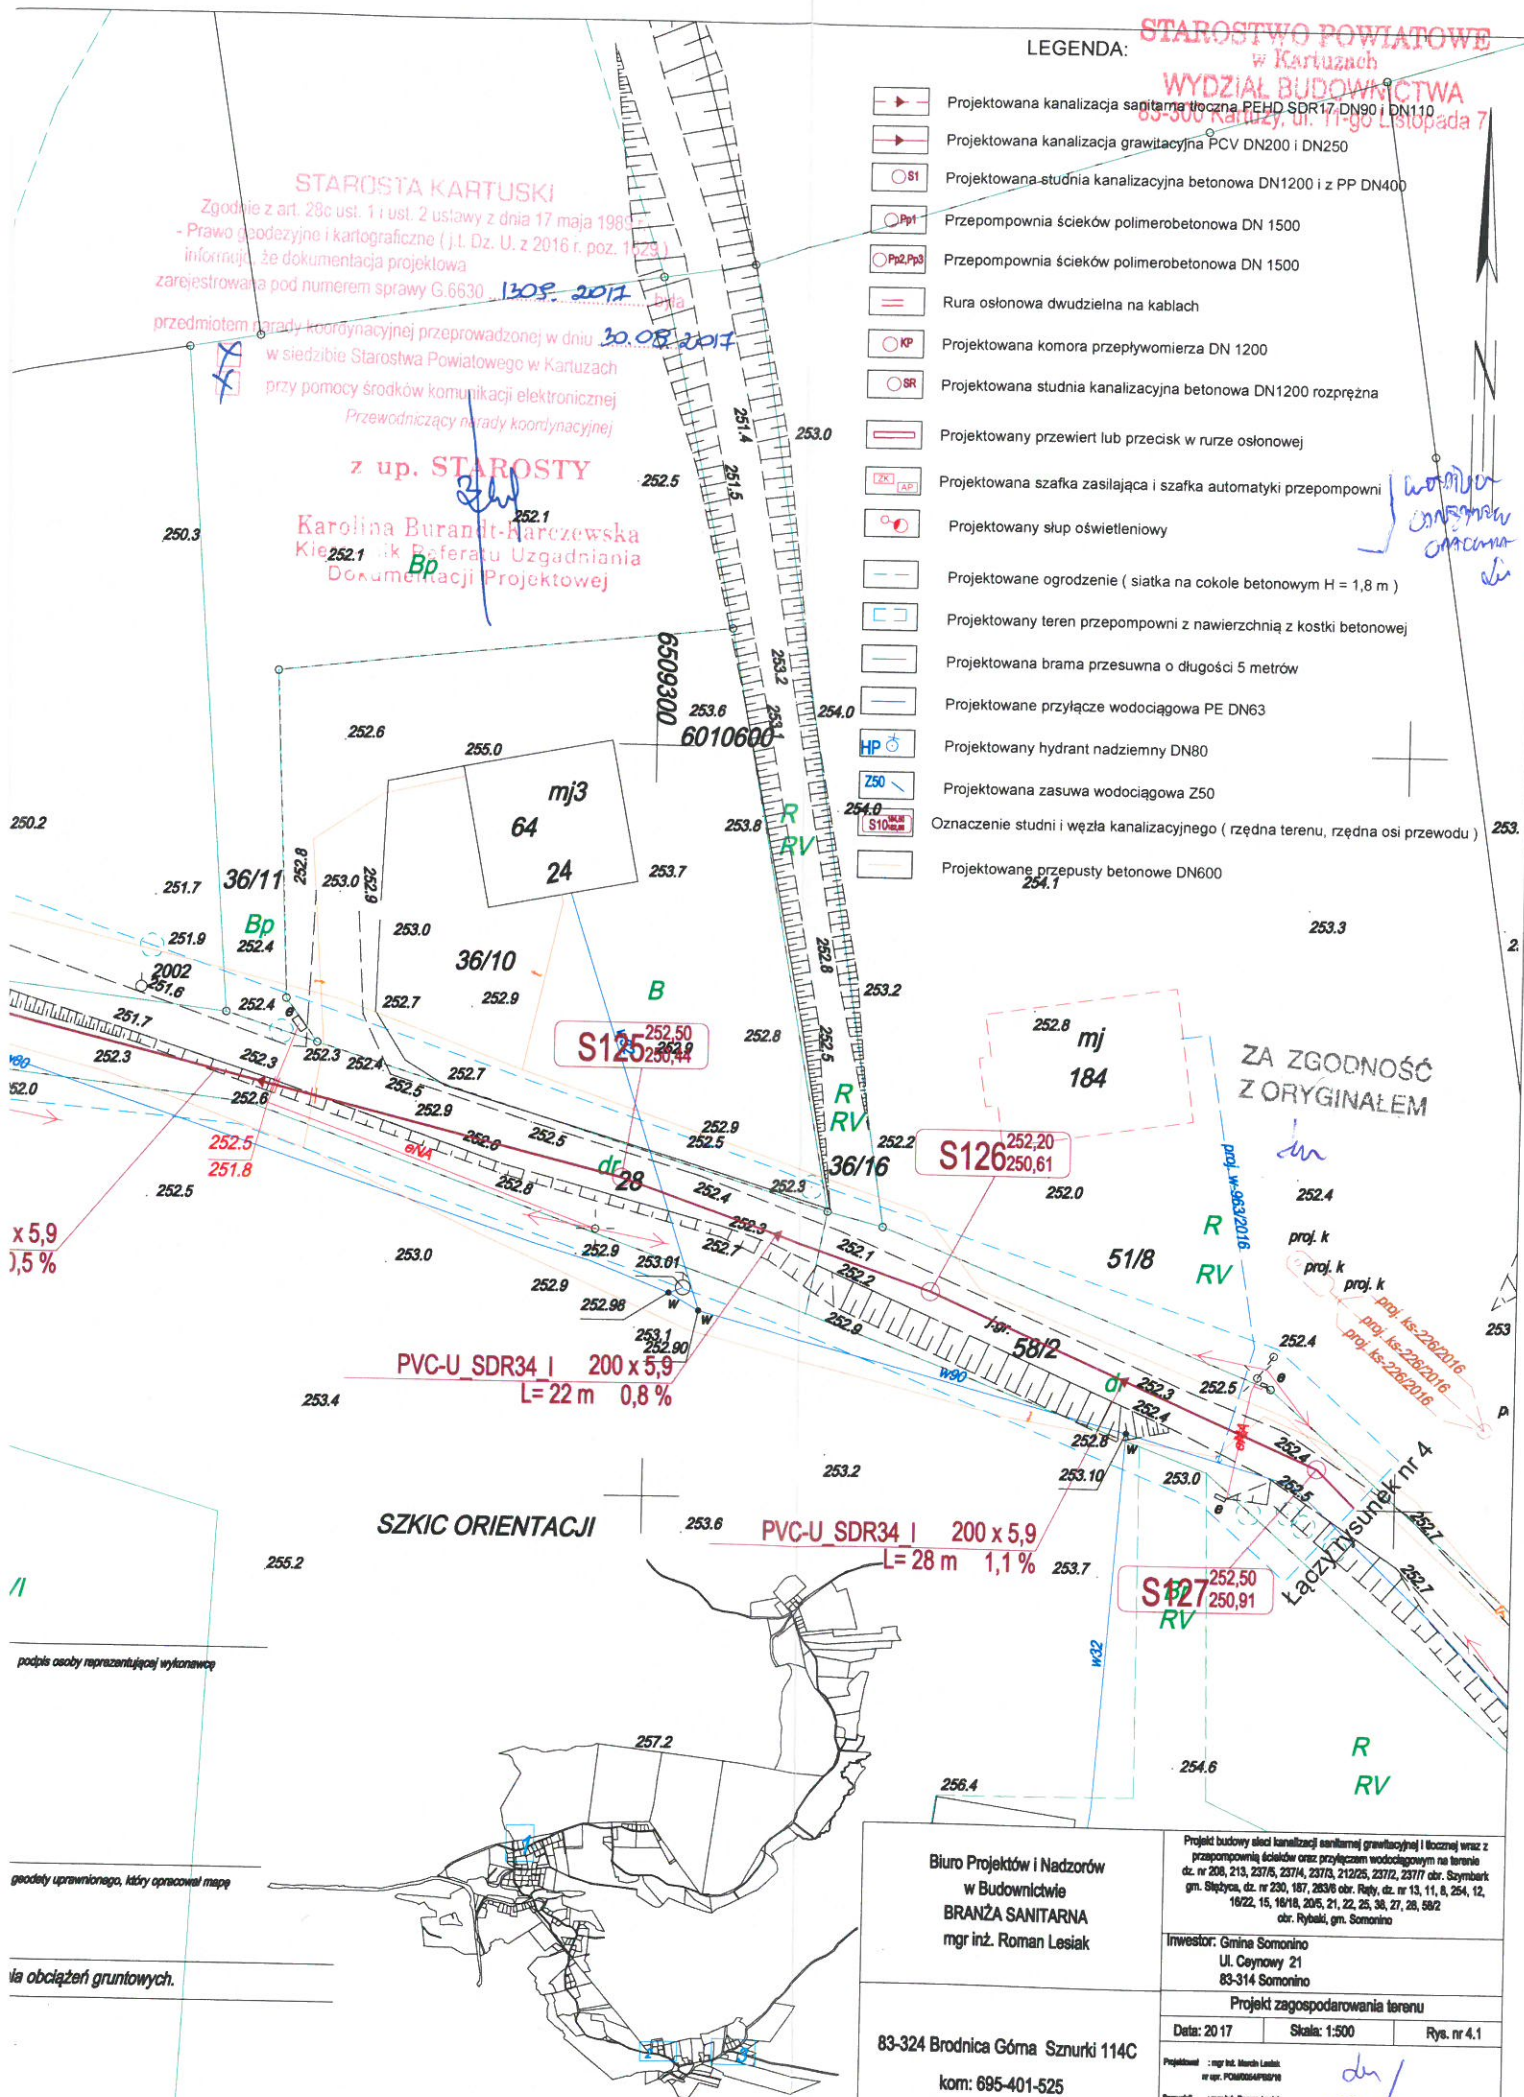

SZKIC ORIENTACJI

PVC-U SDR34 I 200 x 5,9
L= 22 m 0,8 %

PVC-U SDR34 I 200 x 5,9
L= 28 m 1,1 %

Biuro Projektów i Nadzorów
w Budownictwie
BRANŻA SANITARNA
mgr inż. Roman Lesiak
83-324 Brodnica Górna Sznurki 114C
kom: 695-401-525

Projekt budowy sieci kanalizacji sanitarnej grawitacyjnej i tłocznej wraz z
przepompownią ścieków oraz przyłączem wodociągowym na terenie
dz. nr 208, 213, 237/6, 237/4, 237/5, 212/25, 237/2, 237/7 obr. Szymbark
gm. Słoboda, dz. nr 230, 187, 283/6 obr. Rygi, dz. nr 13, 11, 8, 254, 12,
1822, 15, 18/18, 20/5, 21, 22, 25, 38, 27, 28, 58/2
obr. Rybak, gm. Somonino
Inwestor: Gmina Somonino
Ul. Ceynowy 21
83-314 Somonino
Projekt zagospodarowania terenu
Data: 20 17 Skala: 1:500 Rys. nr 4.1
Projektant: mgr inż. Marcin Łach
nr upr. PCMB054P0870
Sprawdził: mgr inż. Roman Lesiak
nr upr. 3850/00/08

72