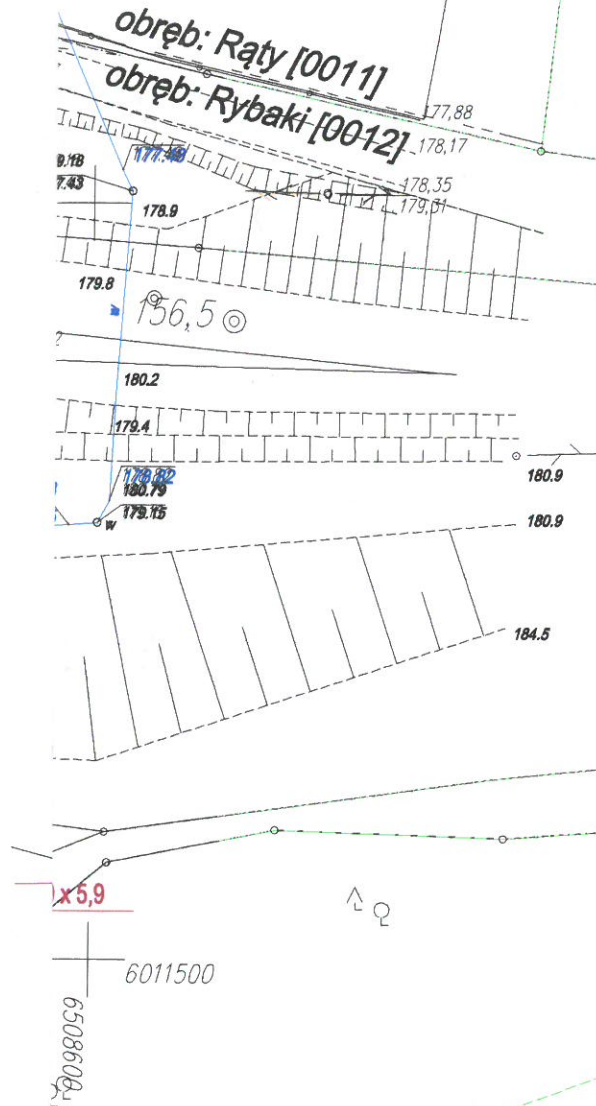


 
 
 


PVC-U SDR34
LE

Uzgodniono decyzję
EJ. 72 U.2.44. 2017 z dnia
20.06.2017 r

URZĄD GMINY
83-314 Somonino, ul. Ceynowy 21
tel. 58 684-11-21 (22)

Inspektor
ds. ewidencji i gospodarowania
gminną infrastrukturą drogową
mgr inż. Andrzej Jaroś

Biurow Projektów i Nadzorów w Budownictwie BRANŻA SANITARNA mgr inż. Roman Lesiak	Projekt budowy sieci kanalizacji sanitarnej grawitacyjnej i tłocznej wraz z przepompownią ścieków oraz przyłączem wodociągowym na terenie dz. nr 208, 213, 237/5, 237/4, 237/3, 212/25, 237/2, 237/7 obr. Szymbark, gm. Steżycza, dz. nr 230, 187, 263/6 obr. Rąty, dz. nr 13, 11, 6, 254, 12, 16/22, 15, 16/18, 20/5, 21, 22, 25, 38, 27, 28, 58/2 obr. Rybaki, gm. Somonino Inwestor: Gmina Somonino ul. Ceynowy 21 83-314 Somonino										
83-324 Brodnica Góra Sznurki 114C kom: 695-401-525	<table><tr><td colspan="3">Projekt zagospodarowania terenu</td></tr><tr><td>Data: 2017</td><td>Skala: 1:500</td><td>Rys. nr 1</td></tr><tr><td>Projektował: mgr inż. Marcin Lesiak nr upr. POM/0054/PBS/16</td><td colspan="2" rowspan="2"></td></tr><tr><td>Sprawił: mgr inż. Roman Lesiak nr upr. 3580/GD/88</td></tr></table>	Projekt zagospodarowania terenu			Data: 2017	Skala: 1:500	Rys. nr 1	Projektował: mgr inż. Marcin Lesiak nr upr. POM/0054/PBS/16			Sprawił: mgr inż. Roman Lesiak nr upr. 3580/GD/88
Projekt zagospodarowania terenu											
Data: 2017	Skala: 1:500	Rys. nr 1									
Projektował: mgr inż. Marcin Lesiak nr upr. POM/0054/PBS/16											
Sprawił: mgr inż. Roman Lesiak nr upr. 3580/GD/88											