

STAROSTA KARTUSKI

Zgodnie z art. 28c ust. 1 i ust. 2 ustawy z dnia 17 maja 1989 r.
- Prawo geodezyjne i kartograficzne (j.t. Dz. U. z 2016 r. poz. 1623)
informuje, że dokumentacja projektowa
zarejestrowana pod numerem sprawy G.6630 1309.2017 była

przedmiotem narady koordynacyjnej przeprowadzonej w dniu 30.08.2017

☒ w siedzibie Starostwa Powiatowego w Kartuzach
☒ przy pomocy środków komunikacji elektronicznej
Przewodniczący narady koordynacyjnej

z up. STAROSTY

Karolina Burandt-Karczewska
Kierownik Referatu Uzgodnień
Dokumentacji Projektowej

ZA ZGODNOŚĆ
Z ORYGINAŁEM

len

Nadzorów
ctwie
TARNA
n Lesiak

Projekt budowy sieci kanalizacji sanitarnej grawitacyjnej i tłocznej wraz z przepompownią ścieków oraz przyłączem wodociągowym na terenie
dz. nr 208, 213, 237/5, 237/4, 237/3, 212/25, 237/2, 237/7 obr. Szymbark
gm. Stężyca, dz. nr 230, 187, 263/6 obr. Rąty, dz. nr 13, 11, 8, 254, 12,
16/22, 15, 16/18, 20/5, 21, 22, 25, 38, 27, 28, 58/2
obr. Rybak, gm. Somonino

Inwestor: Gmina Somonino
Ul. Ceynowy 21
83-314 Somonino

Projekt zagospodarowania terenu

Data: 20 17 Skala: 1:500 Rys. nr 2

Sznurki 114C
525

Projektował : mgr inż. Marcin Lesiak
nr upr. POM/0064/PBS/16
Sprawdził : mgr inż. Roman Lesiak
nr upr. 3580/GD/88


len

Ps
PsV

POMORSKI URZĄD WOJEWÓDZKI
W GDAŃSKU
Wydział Infrastruktury
Ul. Okopowa 21/27, 80-810 Gdańsk

RYS. 4.1

RYB.4.2

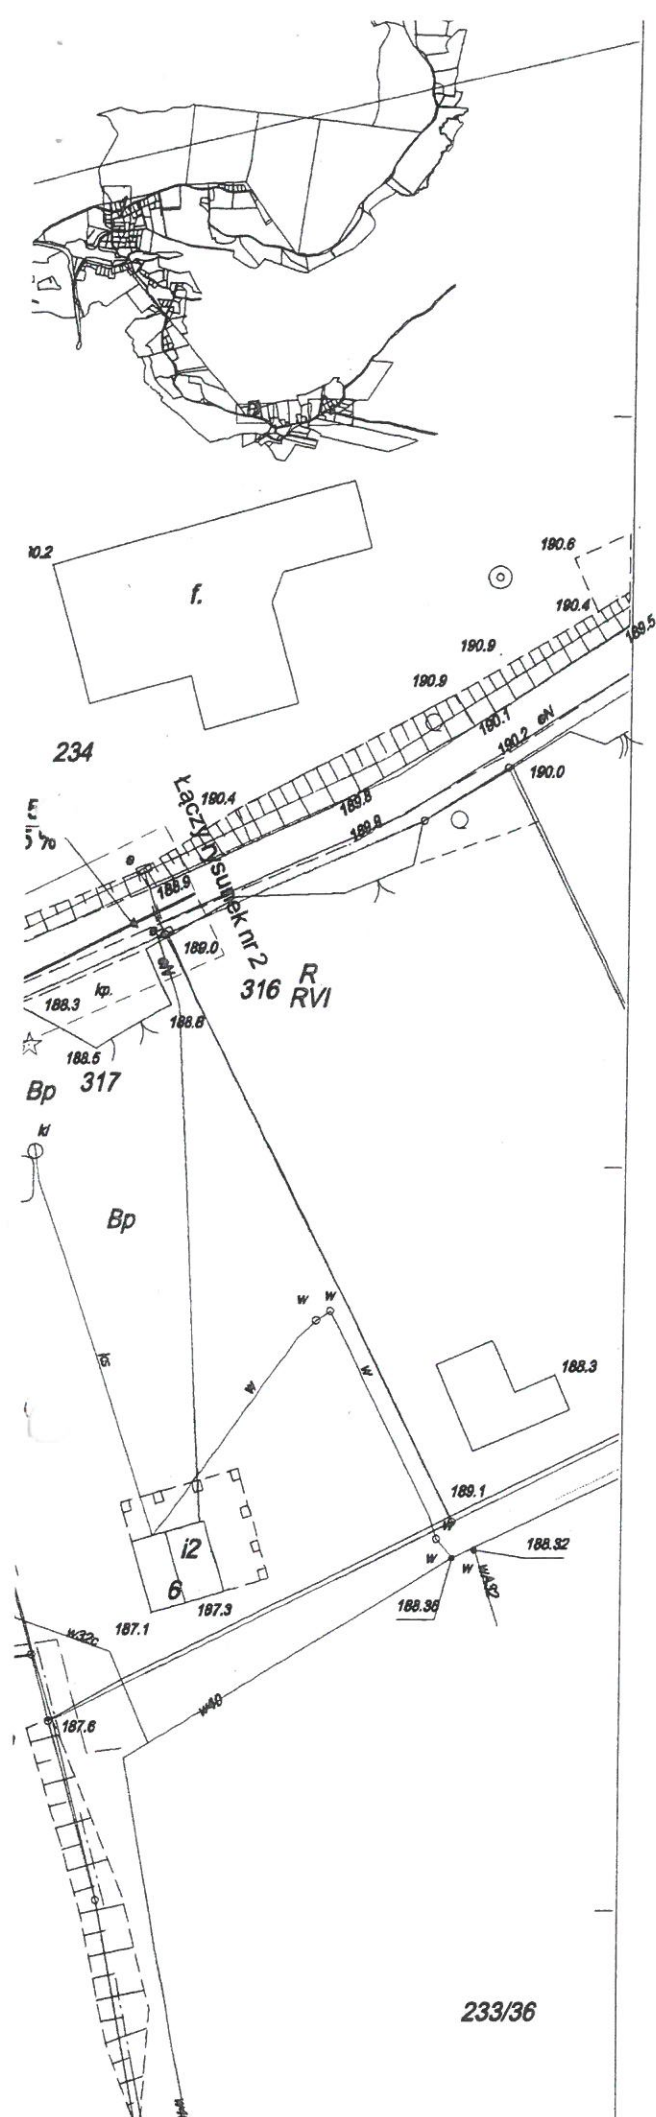


Zgodnie z art. 28c ust. 1 i ust. 2 ustawy z dnia 17 maja 1989 r.
- Prawo geodezyjne i kartograficzne (j.t. Dz. U. z 2016 r. poz. 1629)
informuje, że dokumentacja projektowa
zarejestrowana pod numerem sprawy G 6630 1309.2017 była

zarejestrowana pod numerem sprawy G.6630 1309. 2017 była
przedmiotem narady koordynacyjnej przeprowadzonej w dniu 30.08.20...

- ☒ w siedzibie Starostwa Powiatowego w Karuzach
☒ przy pomocy środków komunikacji elektronicznej

z up. STAROSTY

Karolina Burandt-Karczewska
Kierownik Referatu Uzgadniania
Dokumentacji Projektowej

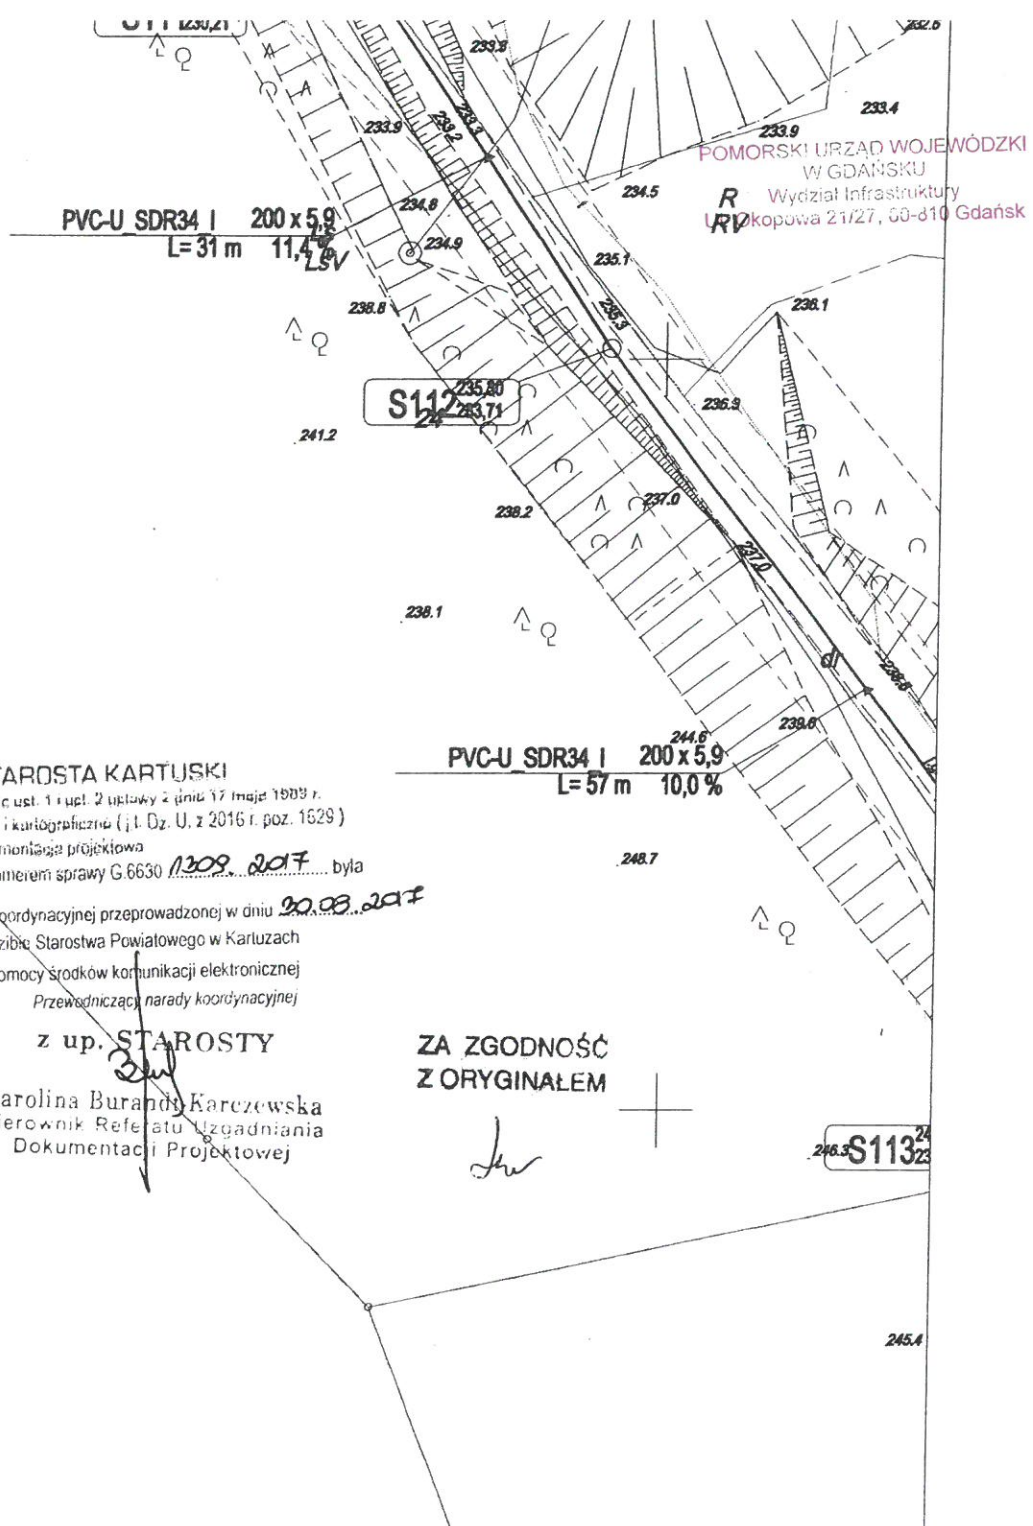

POMORSKI URZĄD WOJEWÓDZKI
W GDAŃSKU
Wydział Infrastruktury
URV Kopuwa 21/27, 60-810 Gdańsk

STAROSTA KARTUSKI

Zgodnie z art. 28c ust. 1 i ust. 2 ustawy z dnia 17 maja 1999 r.
- Prawo godozyczne i kartograficzne (j.t. Dz. U. z 2016 r. poz. 1629)
informuje, że dokumentacja projektowa
zarejestrowana pod numerem sprawy G.6630 /1309.2017/ była
przedmiotem narady koordynacyjnej przeprowadzonej w dniu 20.03.2017

- ☒ w siedzibie Starostwa Powiatowego w Kartuzach
 - ☒ przy pomocy środków komunikacji elektronicznej
- Przewodniczący narady koordynacyjnej

z up. STAROSTY

Karolina Burandy-Karczewska
Kierownik Referatu Uzgodniania
Dokumentacji Projektowej

ZA ZGODNOŚĆ
Z ORYGINAŁEM

Lw

S113

Biuo Projektów i Nadzorów w Budownictwie BRANŻA SANITARNA mgr inż. Roman Lesiak	Projekt budowy sieci kanalizacji sanitarnej grawitacyjnej i tłocznej wraz z przepompownią ścieków oraz przyłączem wodociągowym na terenie dz. nr 208, 213, 237/5, 237/4, 237/3, 212/25, 237/2, 237/7 obr. Szymbark gm. Słężyca, dz. nr 230, 187, 263/6 obr. Rąty, dz. nr 13, 11, 8, 254, 12, 16/22, 15, 16/18, 20/5, 21, 22, 25, 38, 27, 28, 58/2 obr. Rybaki, gm. Somonino		
83-324 Brodnica Góma Sznurki 114C kom: 695-401-525	Inwestor: Gmina Somonino Ul. Ceynowy 21 83-314 Somonino		
	Projekt zagospodarowania terenu		
	Data: 20 17	Skala: 1:500	Rys. nr 3
Projektował : mgr inż. Marcin Lesiak nr upr. POM/0054/PBS/16 Sprawił : mgr inż. Roman Lesiak nr upr. 3590/GD/88			

Lw

70
28


przewi
w rurze osł
Ø 300/3

DR34 I 2007/2009
L=44 m 1,4 %


R
RV

POMORSKI URZĄD WOJEWÓDZKI
W GDAŃSKU
Wydział Infrastruktury
Ul. Okopowa 21/27, 80-810 Gdańsk

104/10

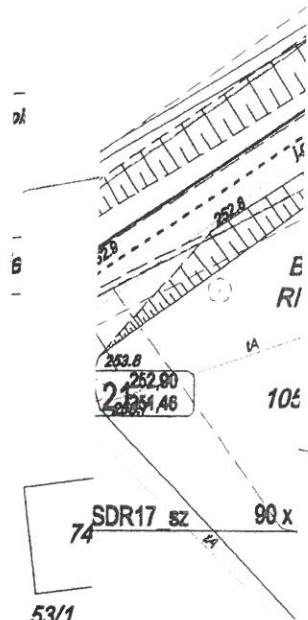

53/1

 

S1:

STAROSTA KARTUSKI

Zgodnie z art. 28c ust. 1 i ust. 2 ustawy z dnia 17 maja 1989 r.
- Prawo geodezyjne i kartograficzne (z późn. Dz. U. z 2016 r. poz. 1629)
informuję, że dokumentacja projektowa
zarejestrowana pod numerem sprawy G.6630/1308.2017 była

przedmiotem narady koordynacyjnej przeprowadzonej w dniu 30.08.2017

- ☒ w siedzibie Starostwa Powiatowego w Kartuzach
- ☒ przy pomocy środków komunikacji elektronicznej

Przewodniczącą narady koordynacyjnej

z up. STAROSTY

Karolina Burandt-Karczewska
Kierownik Referatu Uzgodniania
Dokumentacji Projektowej

ZA ZGODNOŚĆ
Z ORYGINAŁEM

Jan

Nadzorów
wie
ARNA
Lesiak

Projekt budowy sieci kanalizacji sanitarnej grawitacyjnej i tłocznej wraz z
przepompownią ścieków oraz przyłączem wodociągowym na terenie
dz. nr 208, 213, 237/5, 237/4, 237/3, 212/25, 237/2, 237/7 obr. Szymbark
gm. Stążycza, dz. nr 230, 187, 263/6 obr. Rąty, dz. nr 13, 11, 8, 254, 12,
16/22, 15, 16/18, 20/5, 21, 22, 25, 36, 27, 28, 58/2
obr. Rybakł, gm. Somonino

Inwestor: Gmina Somonino
Ul. Ceynowy 21
83-314 Somonino

Projekt zagospodarowania terenu

Data: 2017 Skala: 1:500 Rys. nr 4

Sznurki 114C
525

Projektował : mgr inż. Marcin Lesiak
nr upr. POM/0054/PBS/16
Sprawdził : mgr inż. Roman Lesiak
nr upr. 3580/GD/88

Jan



71

73

POMORSKI URZĄD WOJEWÓDZKI
W GDAŃSKU
Wydział Infrastruktury
Ul. Okopowa 21/27, 80-310 Gdańsk
STAROSTA KARTUSKI

Zgodnie z art. 28c ust. 1 i ust. 2 ustawy z dnia 17 maja 1994 r.
- Prawo geodezyjne i kartograficzne (J.t. Dz. U. z 2016 r. poz. 1629)
informuję, że dokumentacja projektowa
zarejestrowana pod numerem sprawy G.6630.1309.2017
przedmiotem rozstrzygnięcia przeprowadzonej w dniu 30.08.2017
w siedzibie Starostwa Powiatowego w Kartuzach
przy pomocy środków komunikacji elektronicznej
Przewodniczący rozstrzygnięcia

z up. STAROSTY

Karolina Burandt-Karczewska
Kierownik Referatu Uzgodniania
Dokumentacji Projektowej

V13

Ps
PsIV

Ps
PsIV

36/17
Ps
PsIV

36/14 250.2

SDR34 I 200 x 5,9
L=40 m 2,2 %

S123 KAKRES OPRACOWANIA

RYS. 2

RYS. 1

RYS. 3

RYS. 4

S124

PVC-U SDR34 I 200 x 5,9
L=50 m 0,5 %

PVC-U SDR34 I 200 x 5,9
L=22 m 0,8 %

SZKIC ORIENTACJI

Legenda:

- żywopłot - zwał kamieni

W granicach obszaru będącego przedmiotem aktualizacji nie wykonywano ustaleń obciążań gruntowych.

Projektowane sieci uzbrojenia podziemnego uzgodnione w RUDP:
- wodociągowa nr 963/2016

u prawnego.

72 79

WYCH

1.2017

-NH

tu prawnego.

Legenda:

- żywopłot - zwał kamieni

W granicach obszaru będącego przedmiotem aktualizacji nie wykonywano ustaleń obciążeń gruntowych.

Projektowane sieci uzbrojenia podziemnego uzgodnione w RUDP:
- energetyczna nr 1182/2017

R
RIVb

73/19

podpis osoby reprezentującej wykonawcę

248.1

podpis geodety uprawnionego, który opracował mapę

RIVb
247.3

POMORSKI URZĄD WOJEWÓDZKI

W GDAŃSKU

Wydział Infrastruktury

ul. Okopowa 21/27, 80-310 Gdańsk

73/20 PROSTA KARTUSKI

Zgodnie z art. 28c ust. 1 i ust. 2 ustawy z dnia 17 maja 1989 r.

- Prawo geodezyjne i kartograficzne (t.j. Dz. U. z 2016 r. poz. 1629)

informuję, że dokumentacja projektowa
zarejestrowana pod numerem sprawy G 6630 1309.2017

była przedmiotem narady koordynacyjnej przeprowadzonej w dniu 30.08.2017

w siedzibie Starostwa Powiatowego w Kartuzach
przy pomocy środków komunikacji elektronicznej
Przewodniczący narady koordynacyjnej

z up. STAROSTY

Karolina Burandt-Karczewska
Kierownik Referatu Uzgodniania
Dokumentacji Projektowej

PVC-U SDR34 I 200 x 5,9

L=23 m 2,6%

73/18

R
S137
249,90
247,71

R
RIVb

PVC-U SDR34 I 200 x 5,9

L=52 m 3,1%

R
RIVb

73/16
S137

251,50
249,34

ZAKRES OPRACOWANIA

18
251,10
249,66

104/11

PE100 SDR17 sz 90 x 5,4
L=13 m

19
251,50
250,06

R
RIVb

104/1

mj3
104

RYS. 2

RYS. 1

RYS. 3

RYS. 4

RYS. 4.1

RYS. 4.2

73

75