


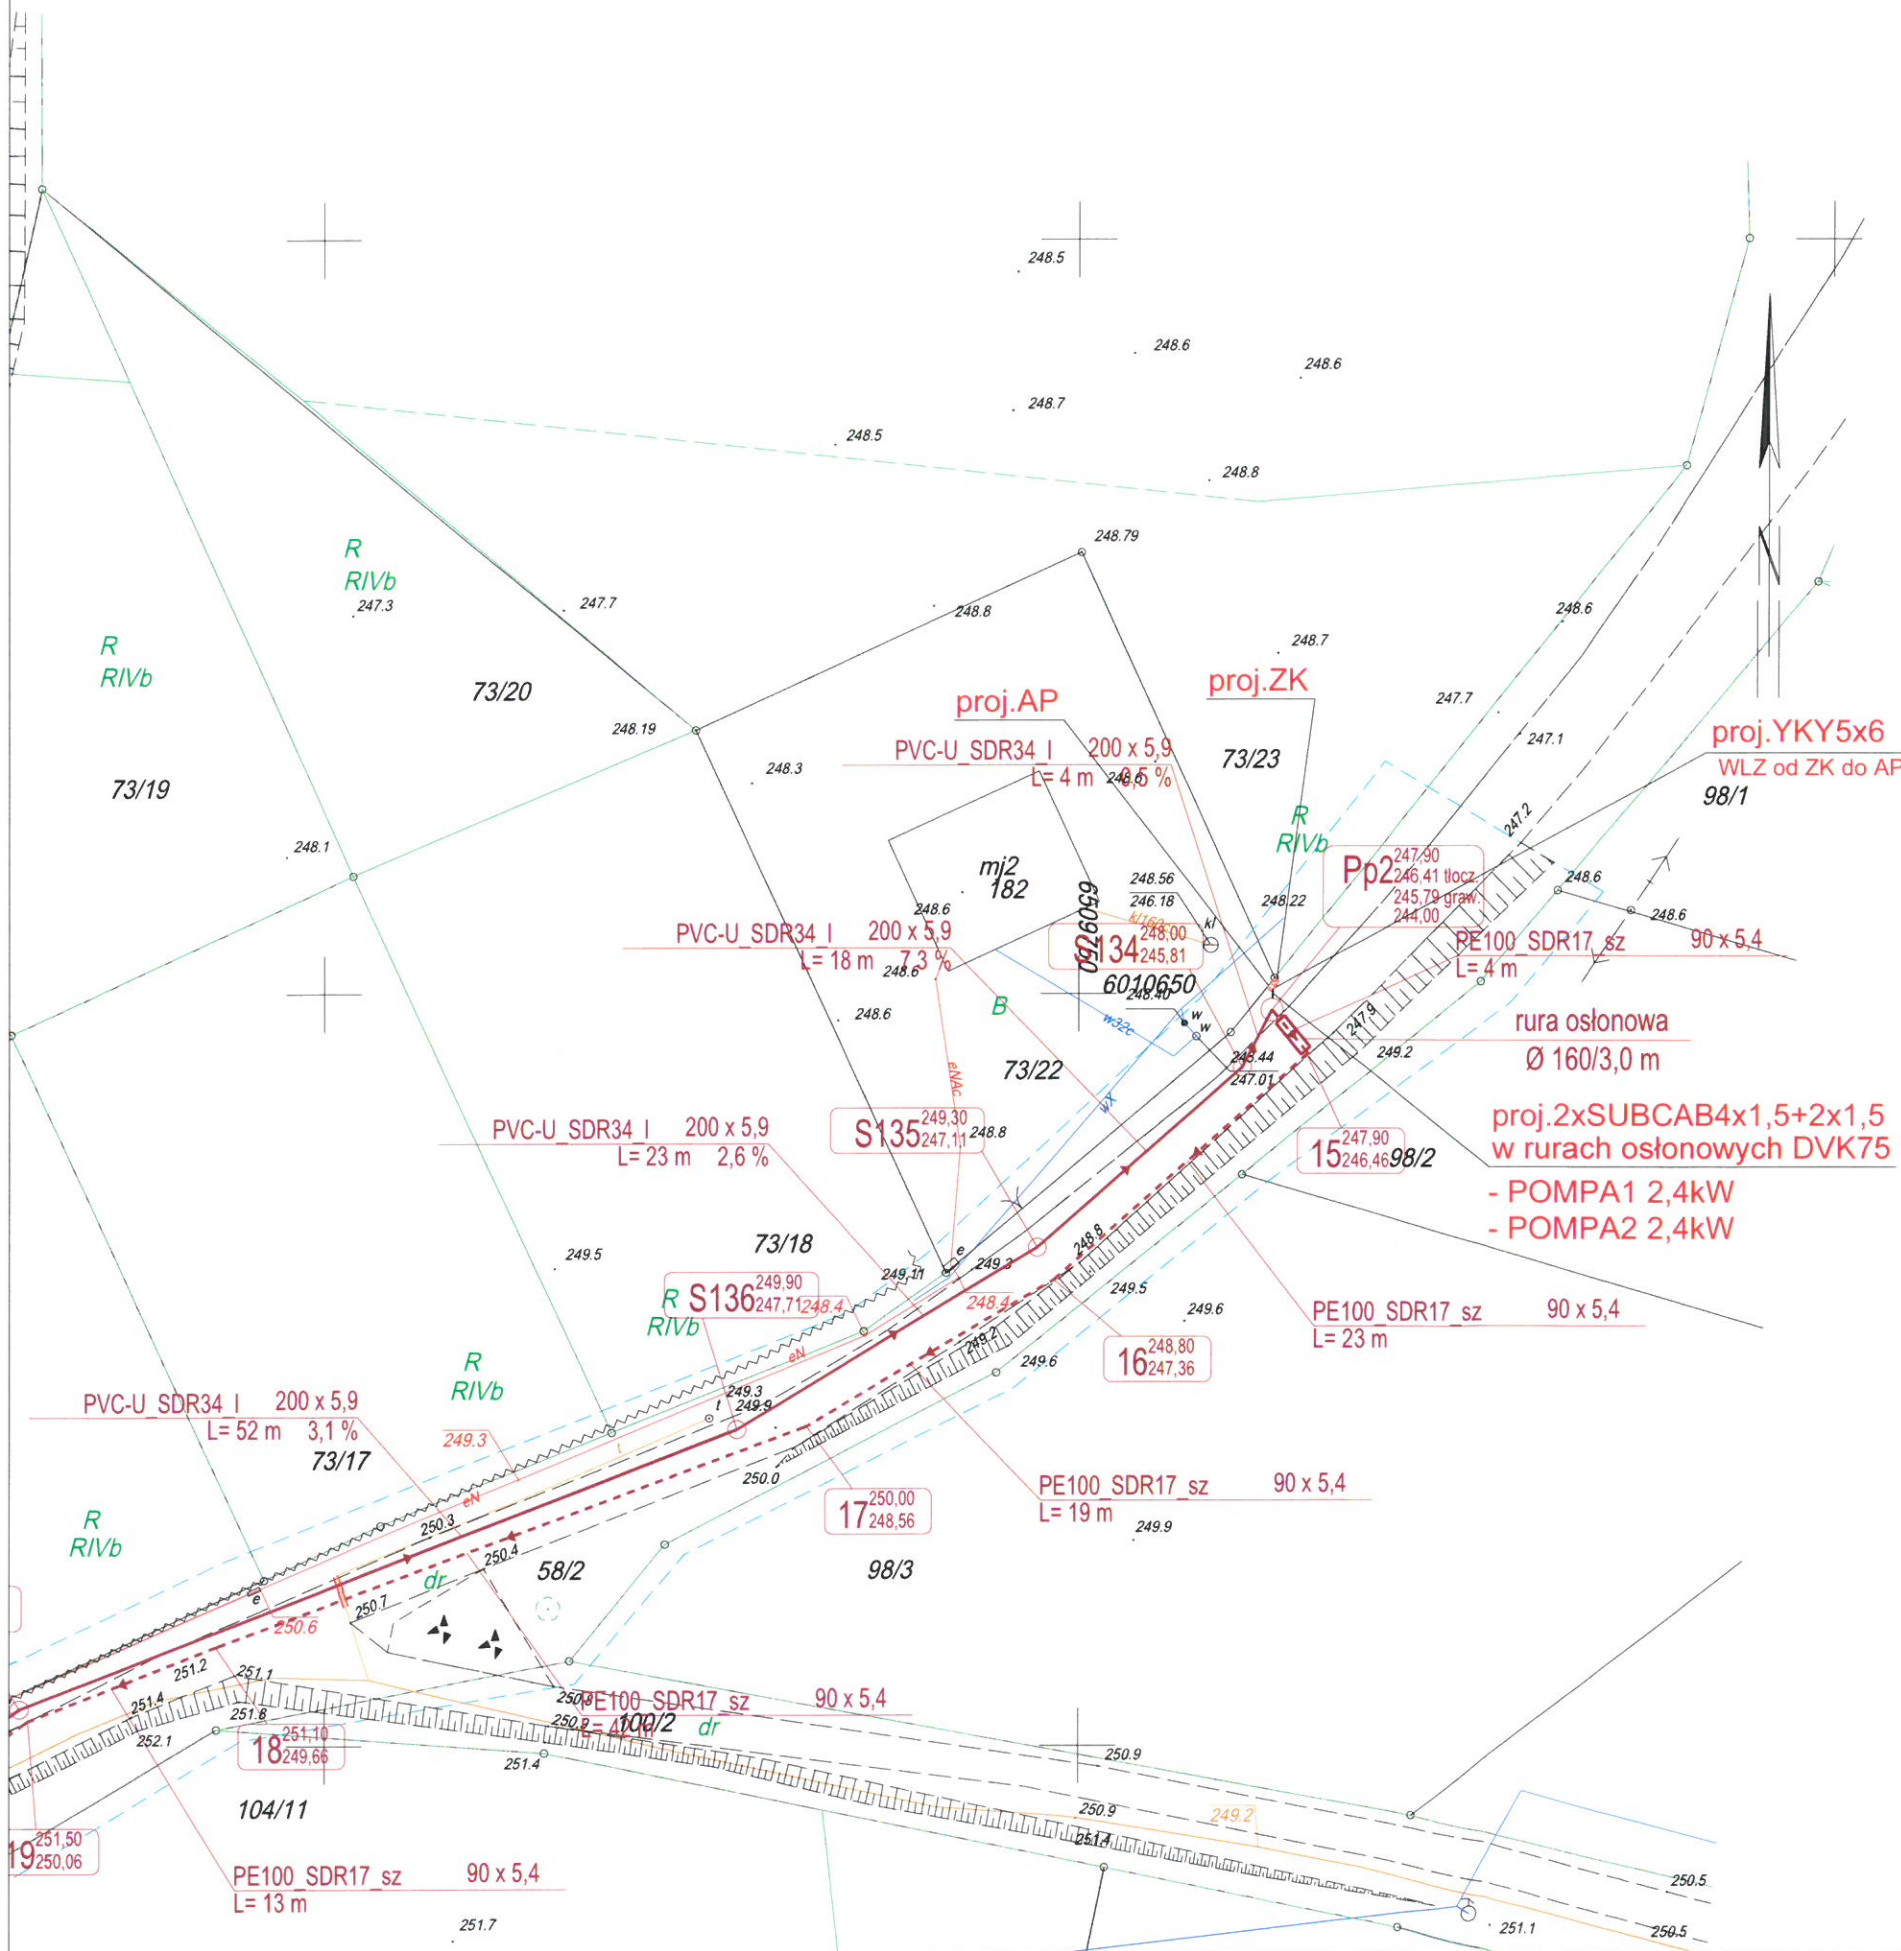

inż. Szymon Głódowski
Uprawnienia budowlane do projektowania i
kierowania robotami budowlanymi bez ograniczeń w
specjalności instalacyjnej w zakresie sieci, instalacji
i urządzeń elektrycznych i elektroenergetycznych
nr ewid. POM/0002/PWOE/11

LEGENDA:

- proj. kabel YKY, SUBCAB
- proj. rura osłonowa DVK
- ZK proj. złącze kablowe (oprac. Energa)
- AP proj. szafka automatyki przepompowni

Uwagi:

- aktualne rzędne terenu przyjmuje się jako docelowe;
- kabel nn układać na głębokości 0,7m poniżej docelowego poziomu gruntu;
- kable zasilające pompy układać w rurach osłonowych DVK
- w przypadku kolizji z uzbrojeniem podziemnym kabel układać zgodnie z N SEP-E-004;

Biuo Projektów i Nadzorów
w Budownictwie
BRANŻA SANITARNA
mgr inż. Roman Lesiak

Projekt zasilania urządzeń na terenie przepompowni
ścieków nr Pp2
na dz. nr 58/2 obr. Rybaki gm. Somonino

Inwestor: Gmina Somonino
Ul. Ceynowy 21
83-314 Somonino

Projekt zagospodarowania terenu

Data: 11.2017 Skala: 1:500 Rys. nr E-1

Projektował: inż. Szymon Głódowski
nr upr. POM/0002/PWOE/11

Sprawdził: inż. Krzysztof Hinc
nr upr. POM/0004/PWOE/11

83-324 Brodnica Górna Sznurki 114C

kom: 695-401-525