


INSTALACJA WENTYLACJI MECHANICZNEJ I GRAWITACYJNEJ RZUT PARTERU

ZESTAWIENIE POWIERZCHNI		POW.
NAZWA POMIESZCZENIA	POSADZKA	
1.01 STOLÓWKA	PANELE	51,75m ²
1.02 KUCHNIA	GLAZURA	21,74m ²
1.03 PRZEDSIÓNEK	GLAZURA	9,11m ²
1.04 MAGAZYN PRODUKTÓW	GLAZURA	3,52m ²
1.05 KORYTARZ	GLAZURA	4,00m ²
1.06 WC	GLAZURA	2,90m ²
1.07 WC	GLAZURA	3,10m ²
1.08 MAGAZYN PRODUKTÓW	GLAZURA	1,80m ²
1.09 HOLL		
POWIERZCHNIA CAŁKOWITA		91,92m ²

LEGENDA:
— projektowana wentylacja nawiewna
— projektowana wentylacja wywiewna

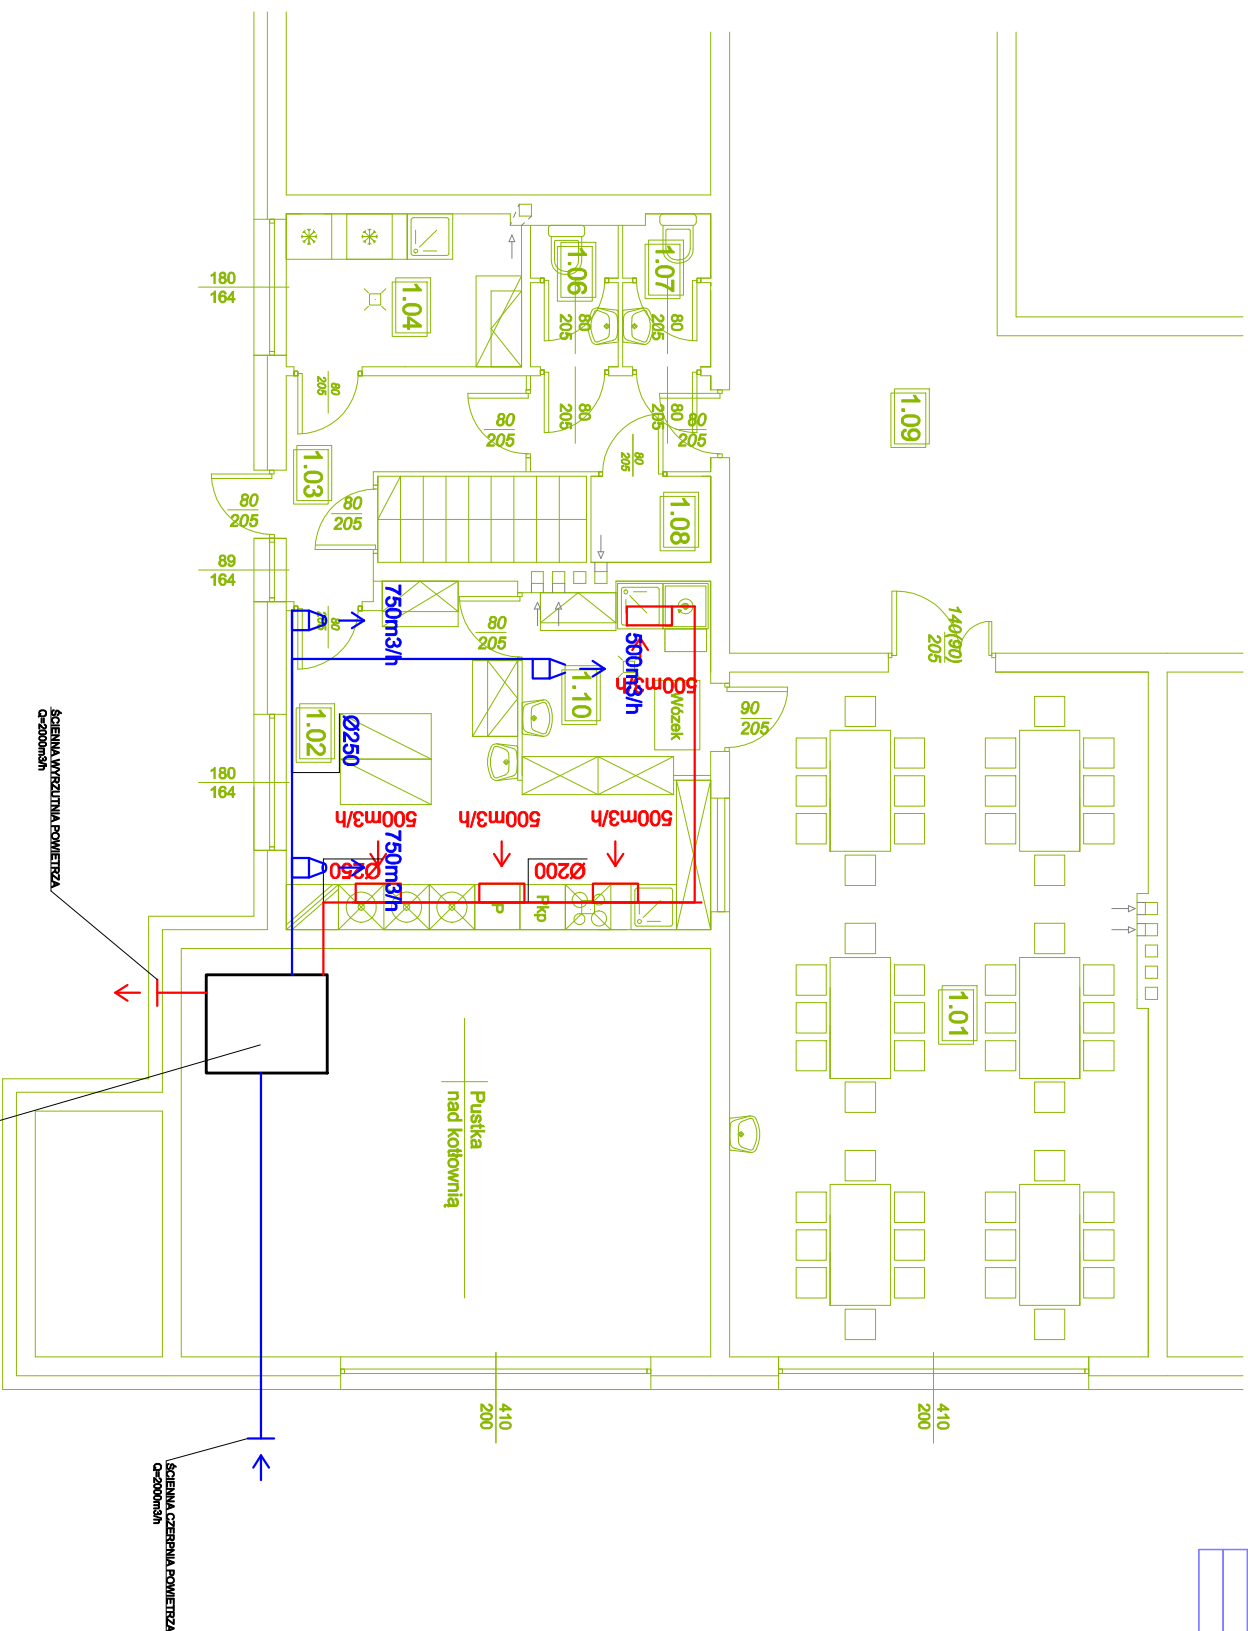

- UWAGA:**
- Projektowane kanały wentylacyjne wykonać z blachy ocynkowanej, prowadzić w strefie podsufitowej, ocieplić wełną mineralną.
 - Nawiew świeżego powietrza na realizować za pomocą dysz nawiewnych kierunkowych.
 - Wywiew - za pomocą kratki wentylacyjnych oraz w kuchni poprzez okap ze stali nierdzewnej o wymiarach 60x370cm i głębokości 40cm
 - Wymiary korytarza na budowie.
 - Materiały i zastosowane technologie użyte do budowy muszą posiadać odpowiednie atesty i aprobaty dopuszczające do stosowania na terenie RP i UE.
 - Zmiany, odczyty wymiarowe i odstępstwa od projektu - wyniki w trakcie budowy - wymagać bezwzględnie zgłoszenia i uzgodnienia z jednostką projektującą.
 - Wykonawca powinien dokładnie zapoznać się z projektem w części rysunkowej i opisowej, wyjaśnić ewentualne wątpliwości dotyczące rozwiązania.
 - Układy wentylacji wyposażyć w tłumiki kanałowe na wlotach i wylotach

CENTRALA WENTYLACYJNA (Q=200m³/h, 300Pa)
WYPOSAŻENIA W:
- TŁUMIK
- NADCIŚNIECIE ELEKTRYCZNA 4kW
- WYMIENNIK PRZECIWPŁYDOWY (90%t_p)

ZAPLECZE KUCHENNE		KWIECIEŃ 2019r.
INWESTOR	SZKOŁA PODSTAWOWA Im. Św. Franciszka z Asyżu ul. Kartuska 1, Egierowo, 83-312 Hopowo	SKALA 1:100
LOKALIZACJA		
TYTUŁ RYS.	działka nr 58/2, obręb Egierowo, gmina SOMONINO RZUT PRZYZIEMIENIA - PROJEKT wentyl.	RYS. NR 6
PROJEKTANT:	mgr inż. Marcin Wysocki	