


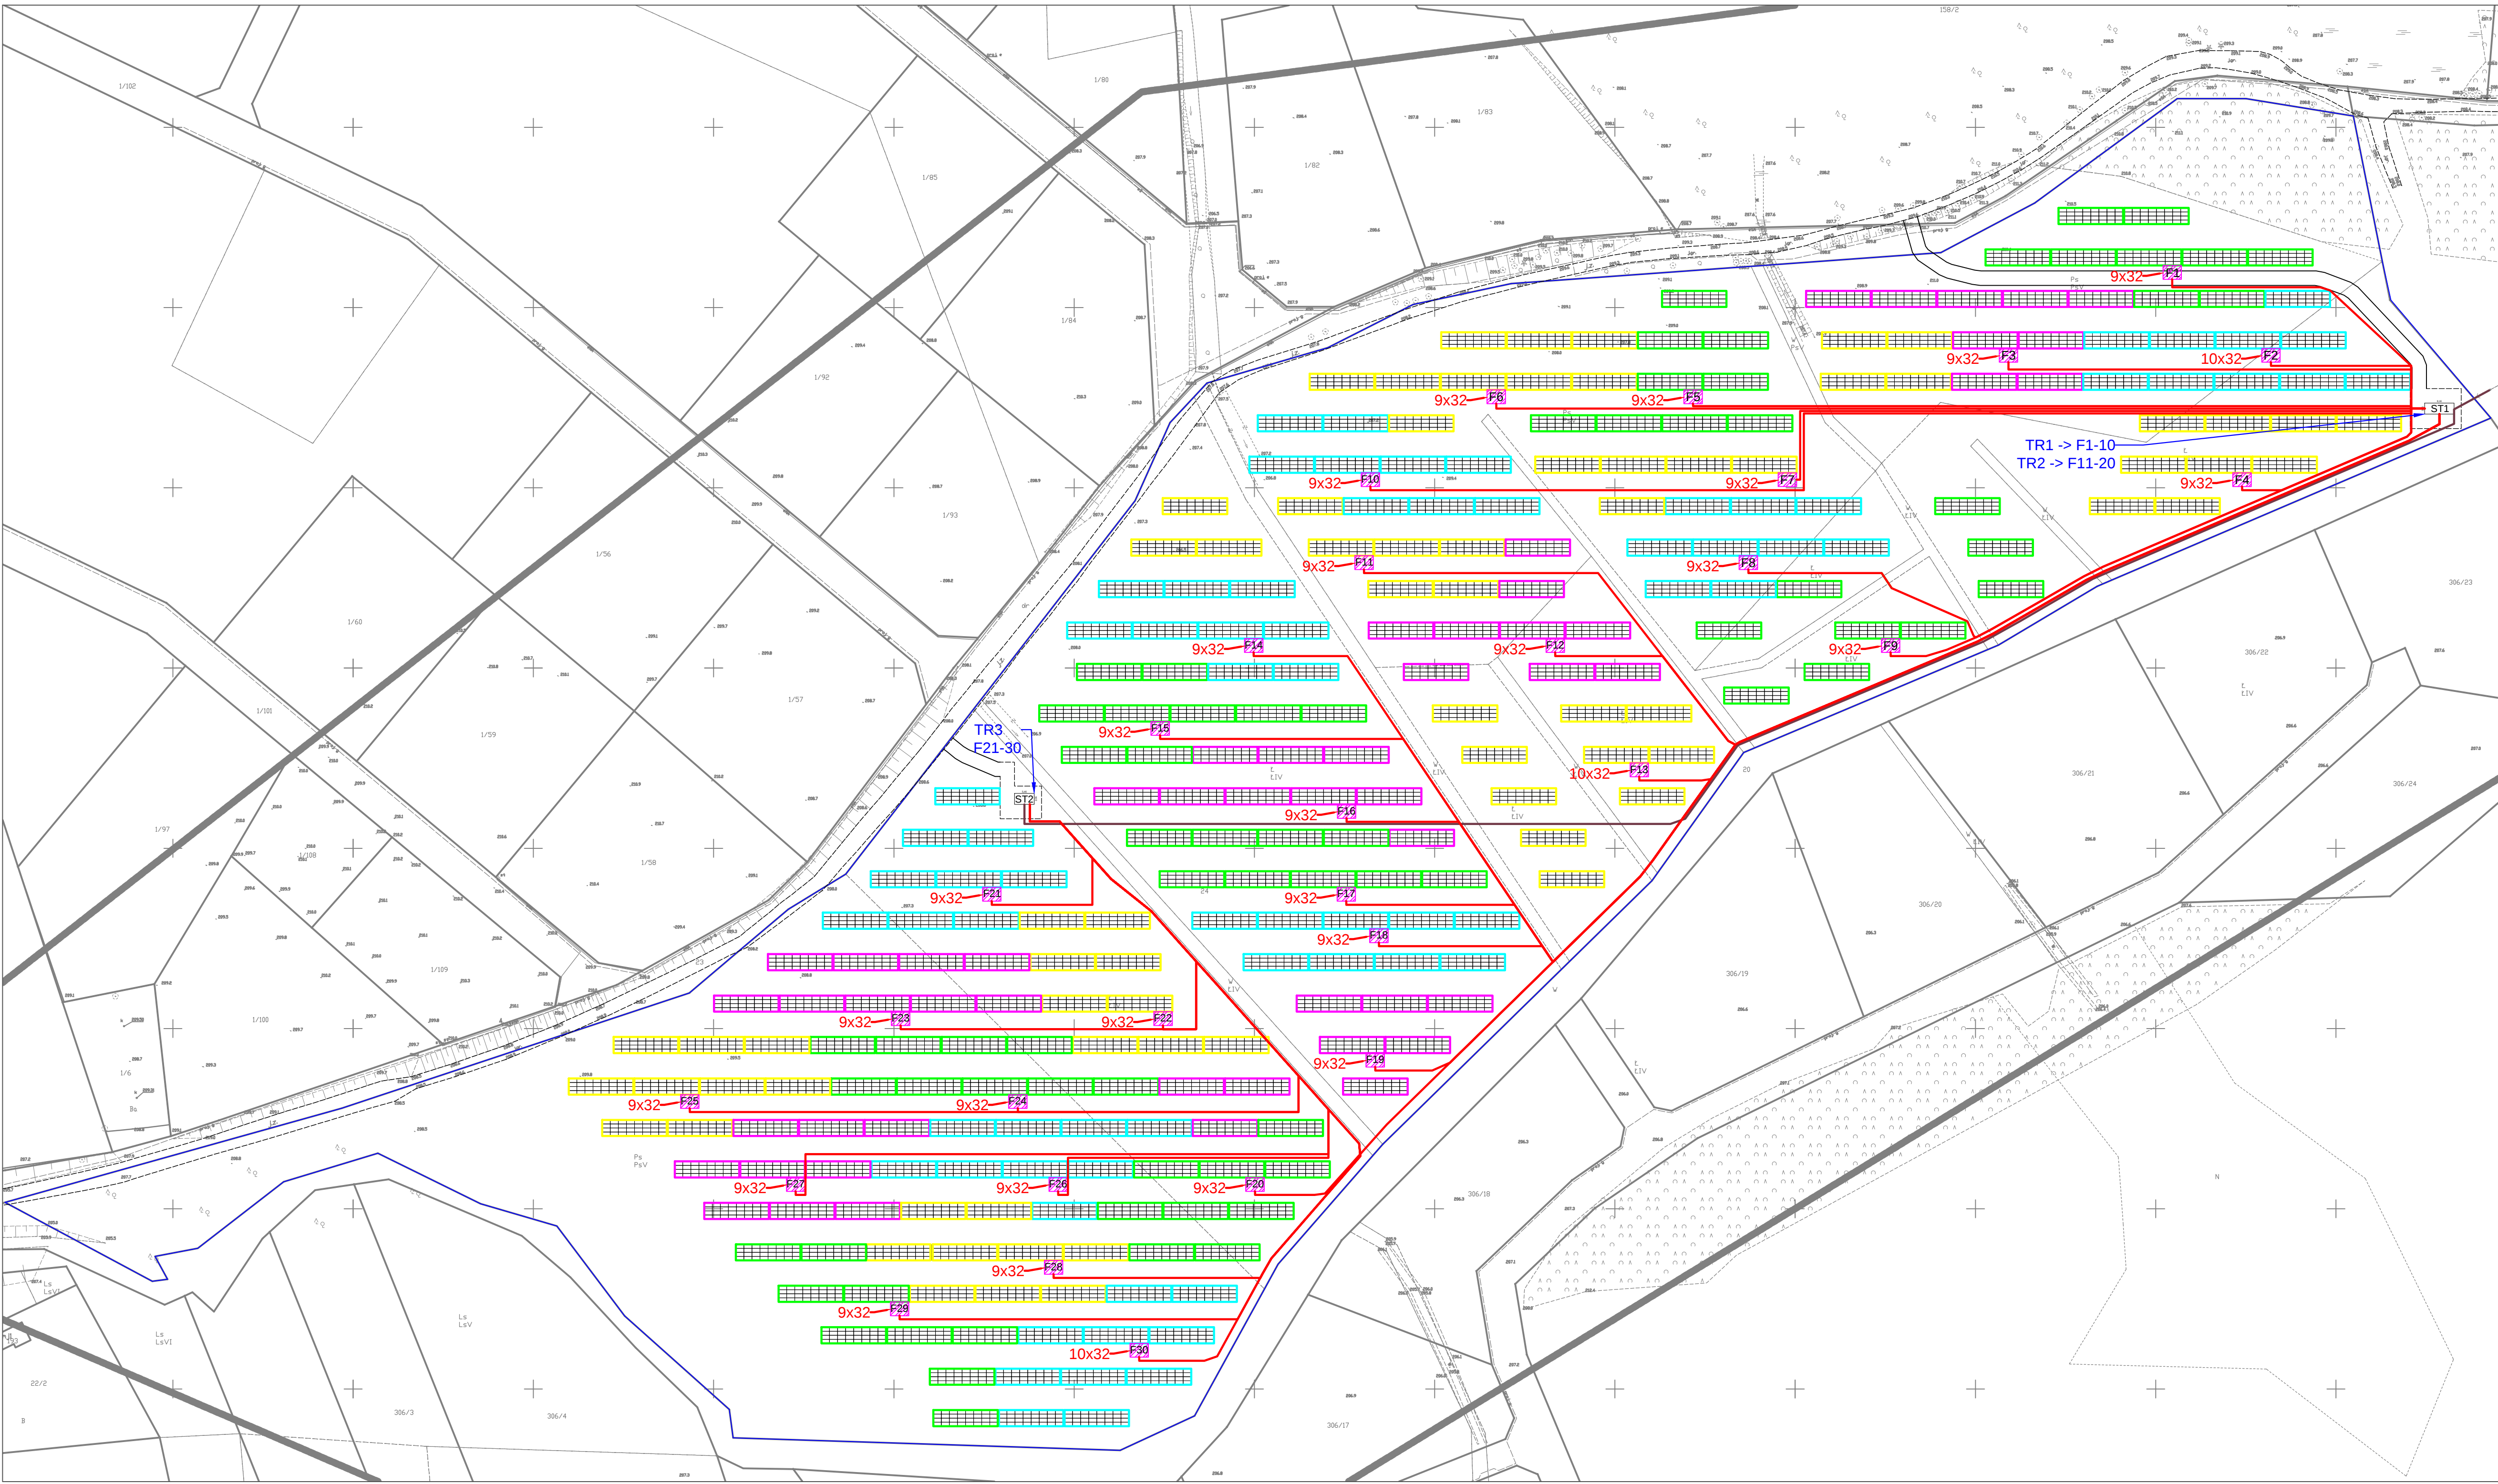

Miejsce założenia falownika

Moduły fotowoltaiczne

ST

Stacja

Granica działki

Połączenie falowników i stacji

Okablowanie stacji

Elgreen

PROJEKT

ELGREEN PROJEKT SP. Z O.O.

84-240 REDA

UL. ŁAKOWA 76

TEL.: 535 951 637

MAIL: ekgreen@elgreen.pl

Temat:

Budowa farmy fotowoltaicznej  
w miejscowości Borc

Adres inwestycji:

Miejscowość Borc, gmina Somonino  
Obręb 0001, numer działki 24

Inwestor:

ELGREEN PROJEKT SP. Z O. O.  
ul. Łakowa 76  
Reda 84-240

PROJEKTANT

Nr upr.

Podpis

mgr inż. Adam Szttygowski

POM/0089/PWBE/18

OPRACOWUJĄCY

Nr upr.

Podpis

SPRAWDZAJĄCY

Nr upr.

Podpis

Faza projektu

Projekt Konceptyjny

Branża

ELEKTRYCZNA

Tytuł rysunku

Plan Zagospodarowania Terenu  
wersja 1

Data

05.2023

Skala

1:500

Nr rys.

E1.1\_PZT